


# RZUT PRZYZIEMIA WENTYLACJA POMIESZCZEŃ PROJEKT ZAMIENNY

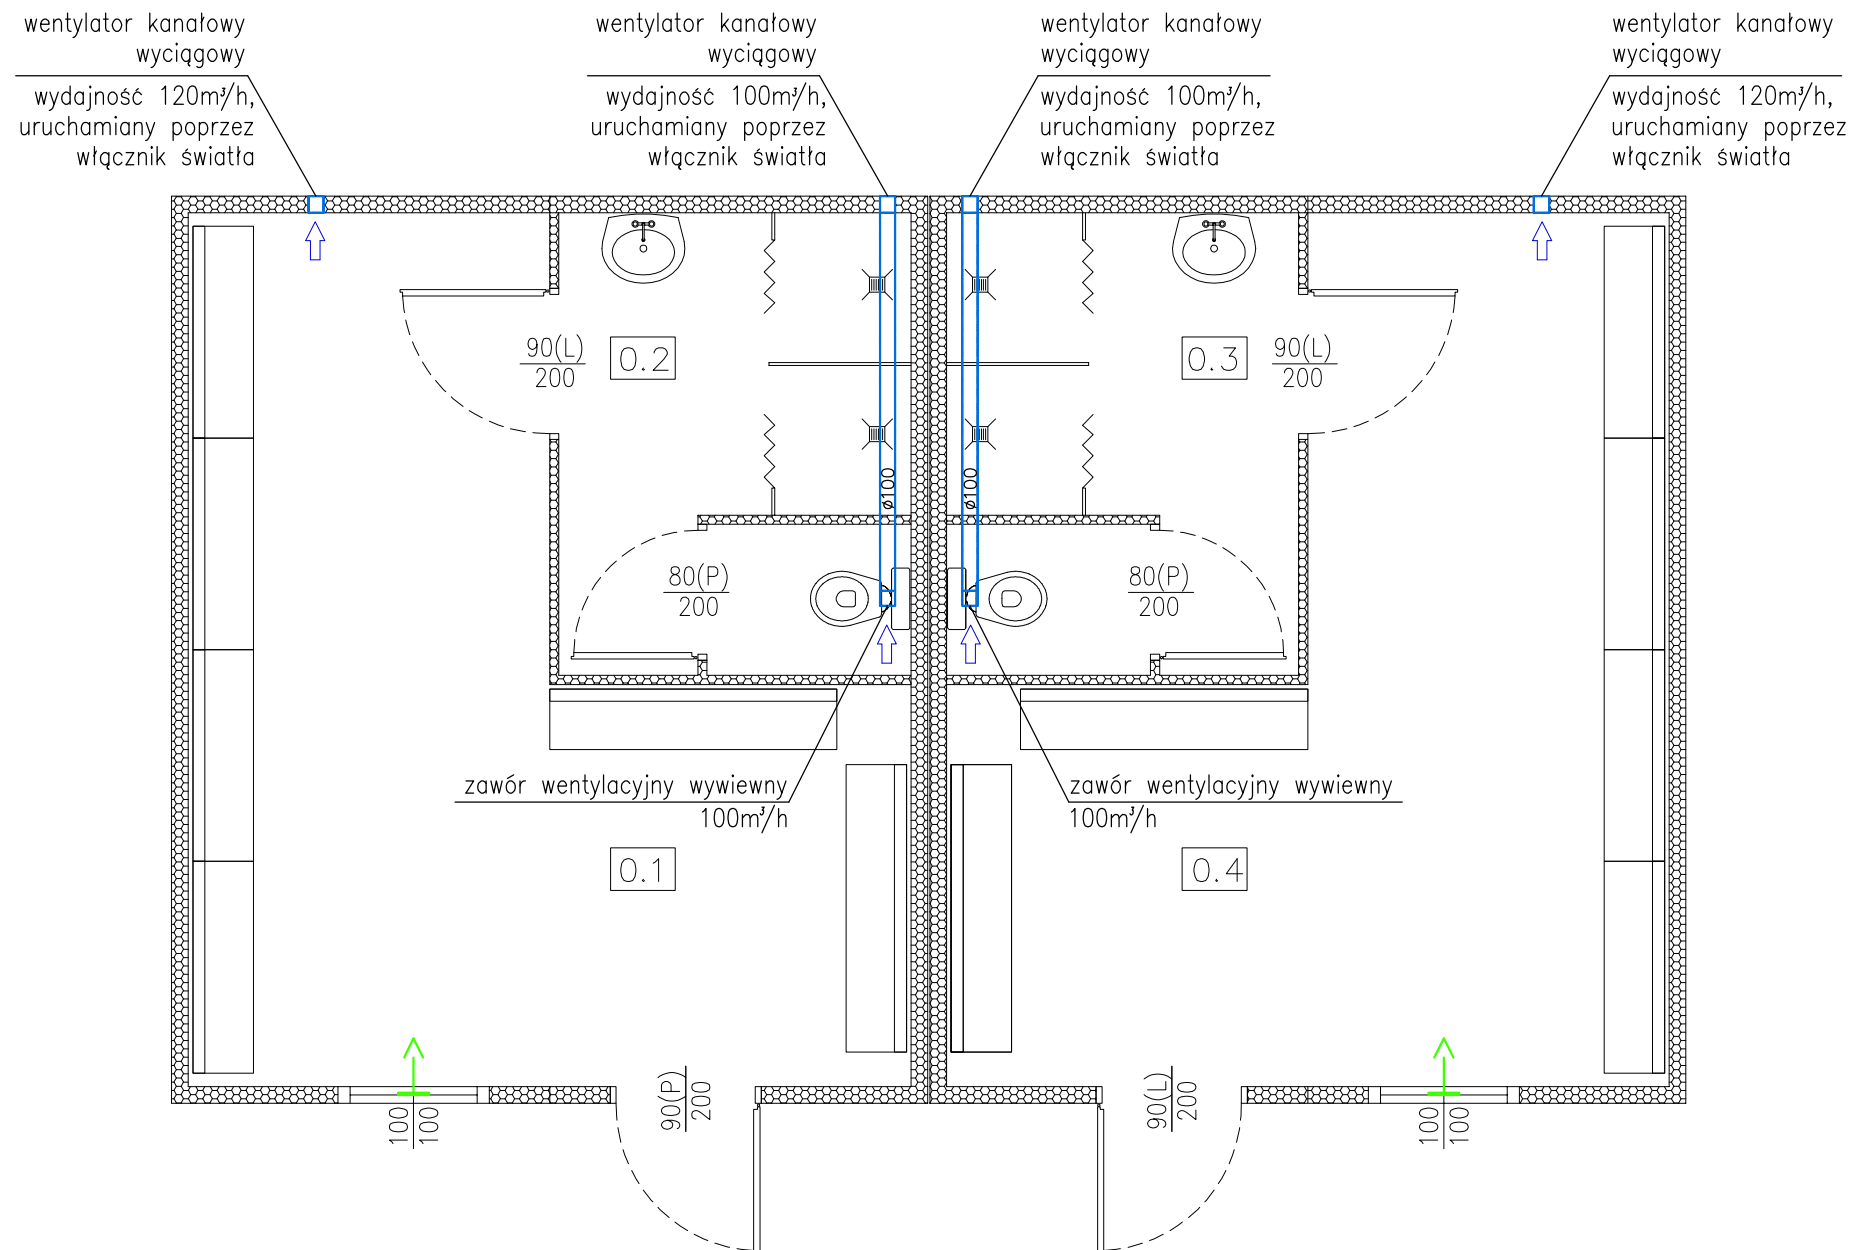

## LEGENDA

- projektowana instalacja wywiewna
- projektowany zawór wentylacyjny wywiewny
- projektowany nawiewnik okienny 30m³/h

Wentylatory w sanitariatach włączane poprzez włącznik światła.  
 Nawiew powietrza do pomieszczeń 0.2 i 0.3 poprzez kratki umieszczone w drzwiach.

## ZESTAWIENIE POMIESZCZEŃ

NR	NAZWA POMIESZCZENIA	H [m]	POW.[m <sup>2</sup> ]
0.1	SZATNIA 1	2.50	20.20
0.2	WC+NATRYSK	2.50	7.00
0.3	WC+NATRYSK	2.50	7.00
0.4	SZATNIA 2	2.50	20.20
			54.40

Jednostka projektowa:	PROJEKTORIUM Anna Lis	ul. Graniczna 2/4 20-010 Lublin
Inwestor:	Gmina Garbów Garbów 28; 21-080 Garbów	Data: III 2015r.
Nazwa i adres inwestycji:	BUDOWA OBIEKTU SOCJALNEGO W SYSTEMIE KONTENEROWYM NA BOISKU SPORTOWYM W MIEJSCOWOŚCI BOGUCIN GMINA GARBÓW Garbów, dz. nr 1001/1, obręb: 0001 Bogucin	Faza: PB/PW Skala: 1:50 Nr rysunku: 4/IS
Nazwa rysunku:	RZUT PRZYZIEMIA: WENTYLACJA POMIESZCZEŃ PROJEKT ZAMIENNY	
Imię i nazwisko / nr uprawnień	Projektował:	Specjalność:
mgr inż. Piotr Dysput nr upr. 9/Lb/96	mgr inż. Zbigniew Niedzielski nr upr. 664/Lb/98	sanitarna
Podpis:		
<small>Niniejszy projekt jest chroniony prawem autorskim. Kopiowanie, publikowanie oraz wykorzystanie projektu do jakichkolwiek innych celów bez wiedzy i zgody autorów jest zabronione na mocy Ustawy o Prawie Autorskim i prawach pokrewnych z dnia 4 lutego 1994 r. (Dz.U.z 1994r., nr 24, poz.83)</small>		